

Localisation:

Département de la HAUTE-GARONNE
 Commune de CHAUM
 Section A

Nom de l'opération:

SUPPRESSION DU PN 22

Phase:

AVP

Nature du plan:

PLAN DE MASSE

Maître d'ouvrage:

SNCF RESEAU
 DIRECTION GENERALE INDUSTRIELLE&INGENIERIE
 DIRECTION ZONE D'INGENIERIE ATLANTIQUE
 AGENCE PROJETS MIDI-PYRENNES
 2, Esplanade Compans Caffarelli – Immeuble Toulouse 2000
 31000 TOULOUSE
 TEL : +33(0)9 88 81 65 97(39 65 97)



Maître d'oeuvre:

- SARL Julien PEREZ
 Géomètre Expert // Bureau d'études Infrastructures
 10, avenue du Courdé 32600 L'ISLE JOURDAIN
 Tél: 05.62.07.03.76

Echelle : 1/200


| DATE | INDICE | MODIFICATIONS | Dessiné par | Visé par |
|------------|--------|------------------|-------------|----------|
| 14/09/2020 | A | Création du plan | MEN | PJU |
| | | | | |
| | | | | |
| | | | | |

SARL Julien PEREZ
 Géomètre-Expert Foncier D.P.L.G.
 10 Avenue du Courdé
 32600 L'ISLE-JOURDAIN
 Tél : 05.62.07.03.76 Fax : 05.62.07.12.51
 Mél : contact@geo32.fr



SYSTEMES DE RATTACHEMENT

 Planimétrie X Y : RGF 93 CC43
 Altimétrie Z : NGF TERIA RAF 09
 Archivage Dossier N° ????????

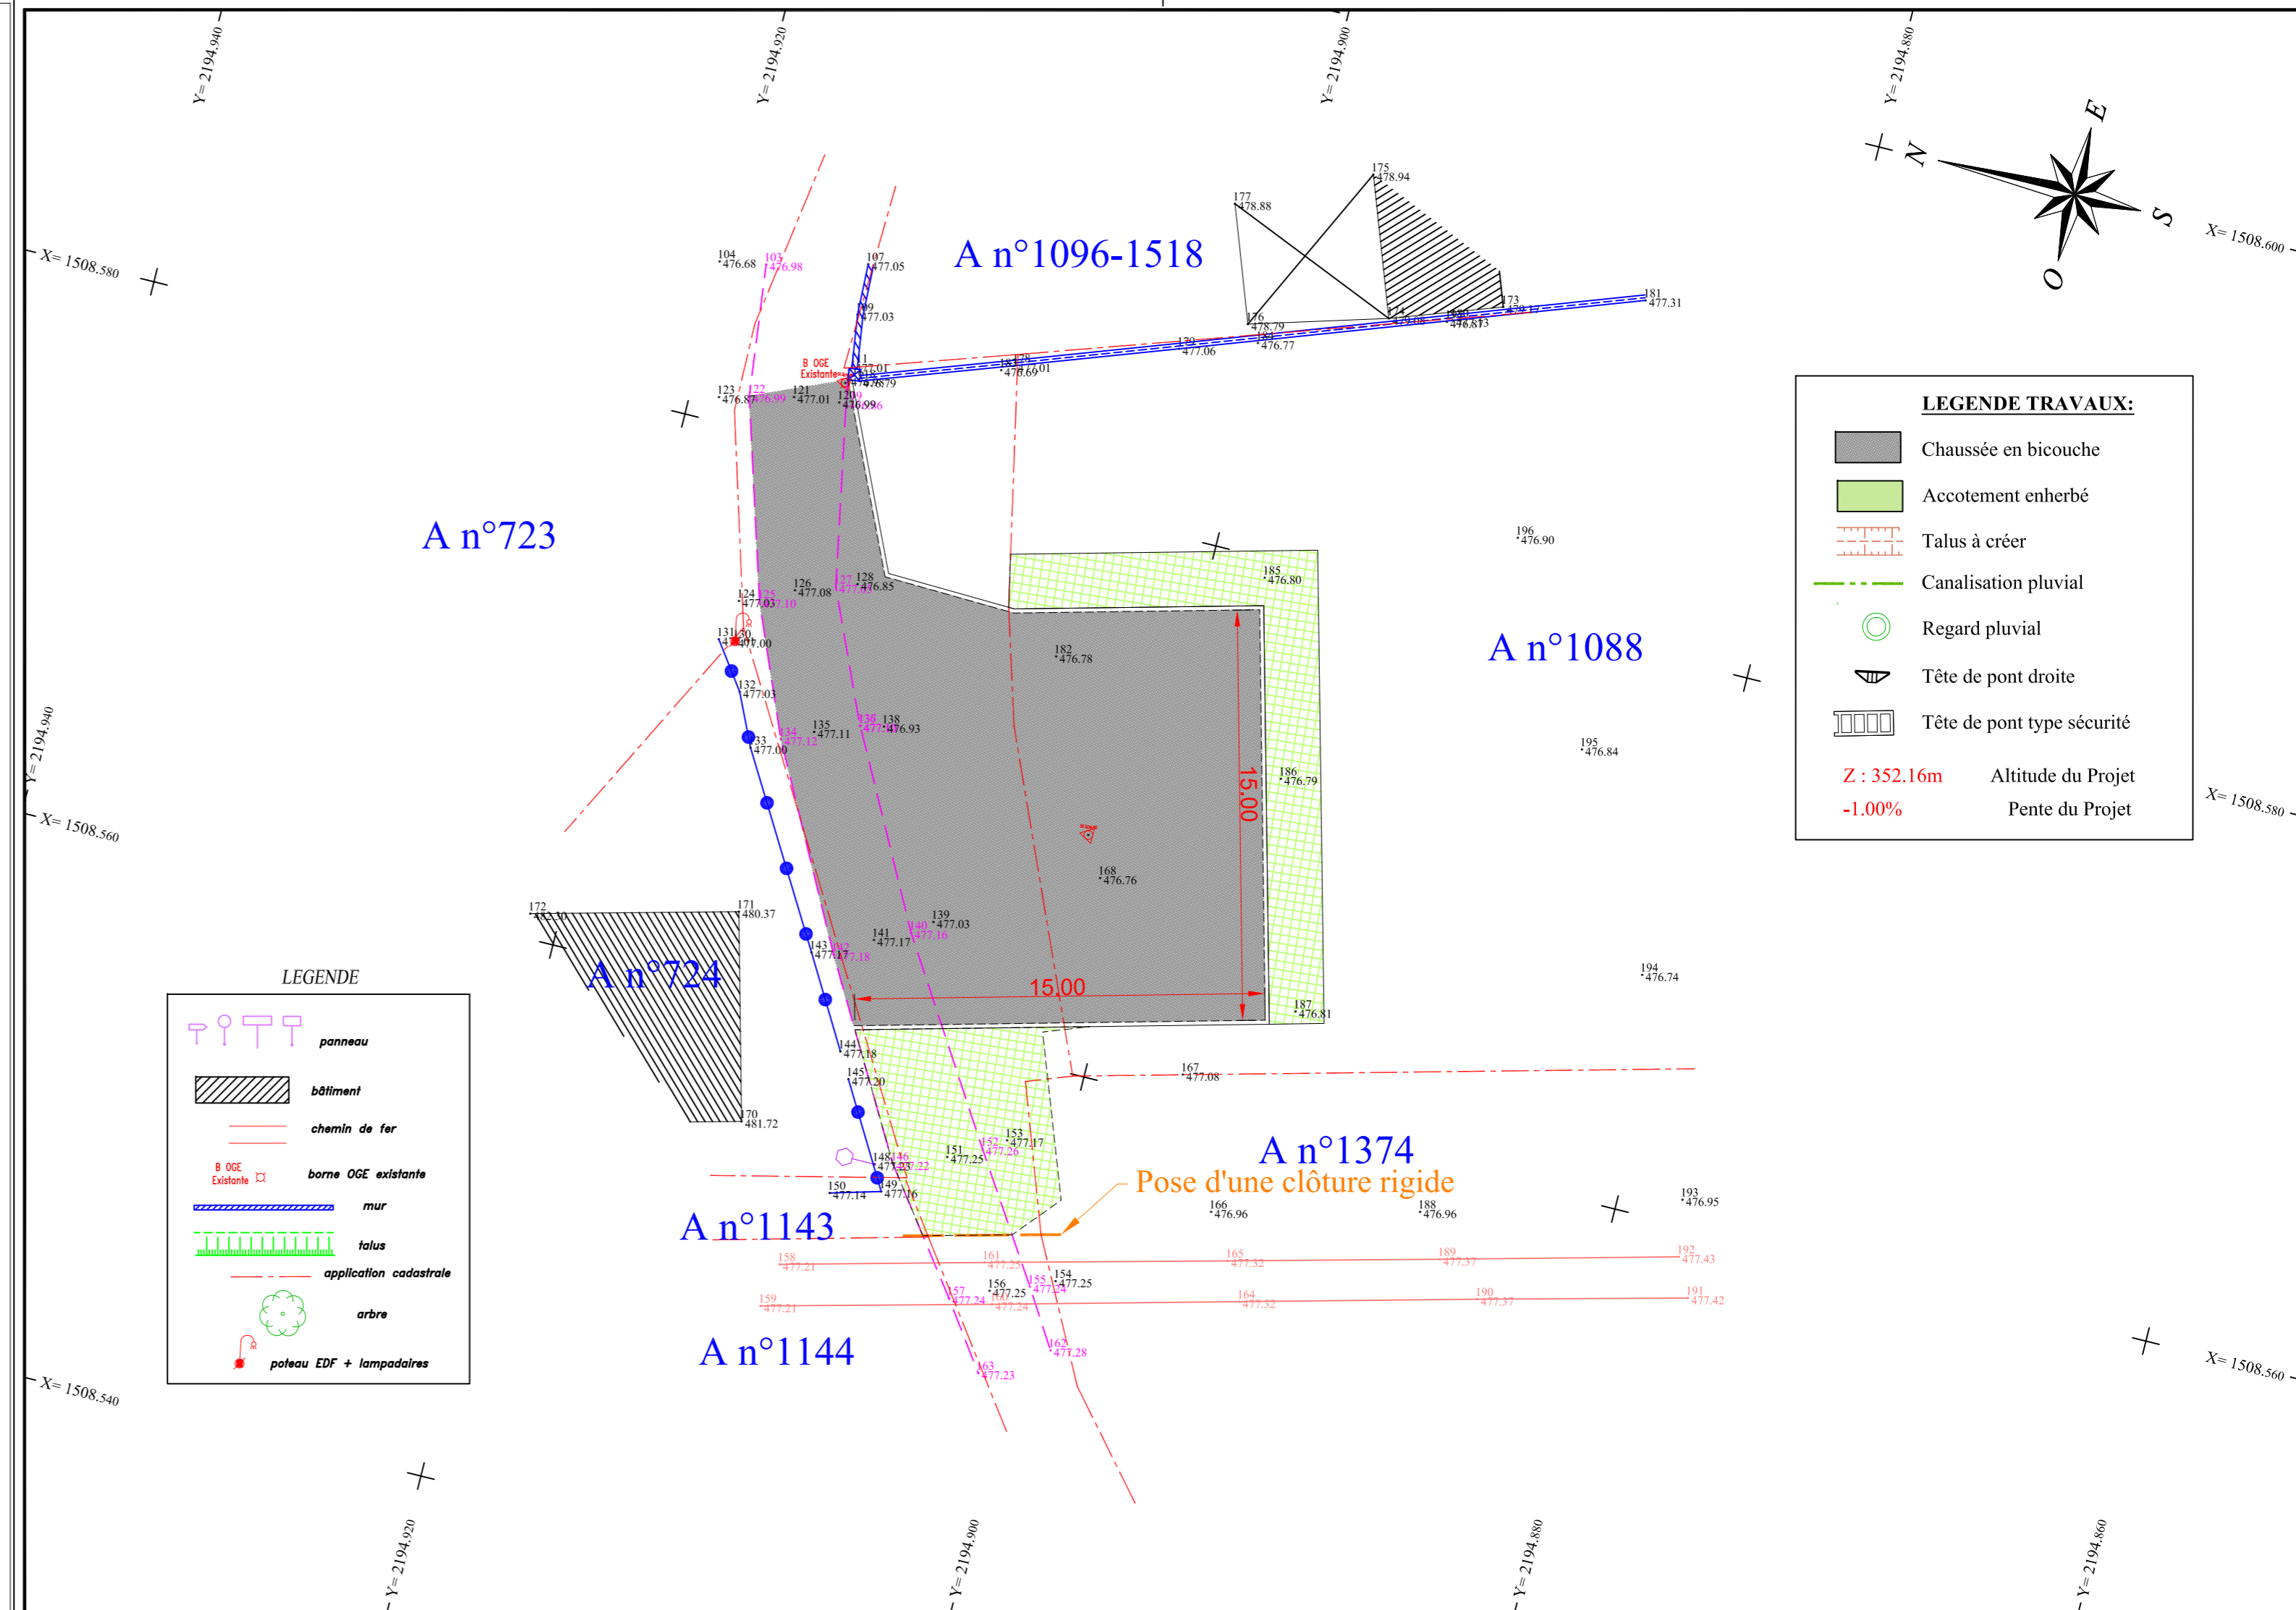

LEGENDE TRAVAUX:

- Chaussée en bicouche
- Accotement enherbé
- Talus à créer
- Canalisation pluvial
- Regard pluvial
- Tête de pont droite
- Tête de pont type sécurité

Z : 352.16m Altitude du Projet
-1.00% Pente du Projet

LEGENDE

- panneau
- bâtiment
- chemin de fer
- borne OGE existante
- mur
- talus
- application cadastrale
- arbre
- poteau EDF + lampadaires